


SITUACE 1:500

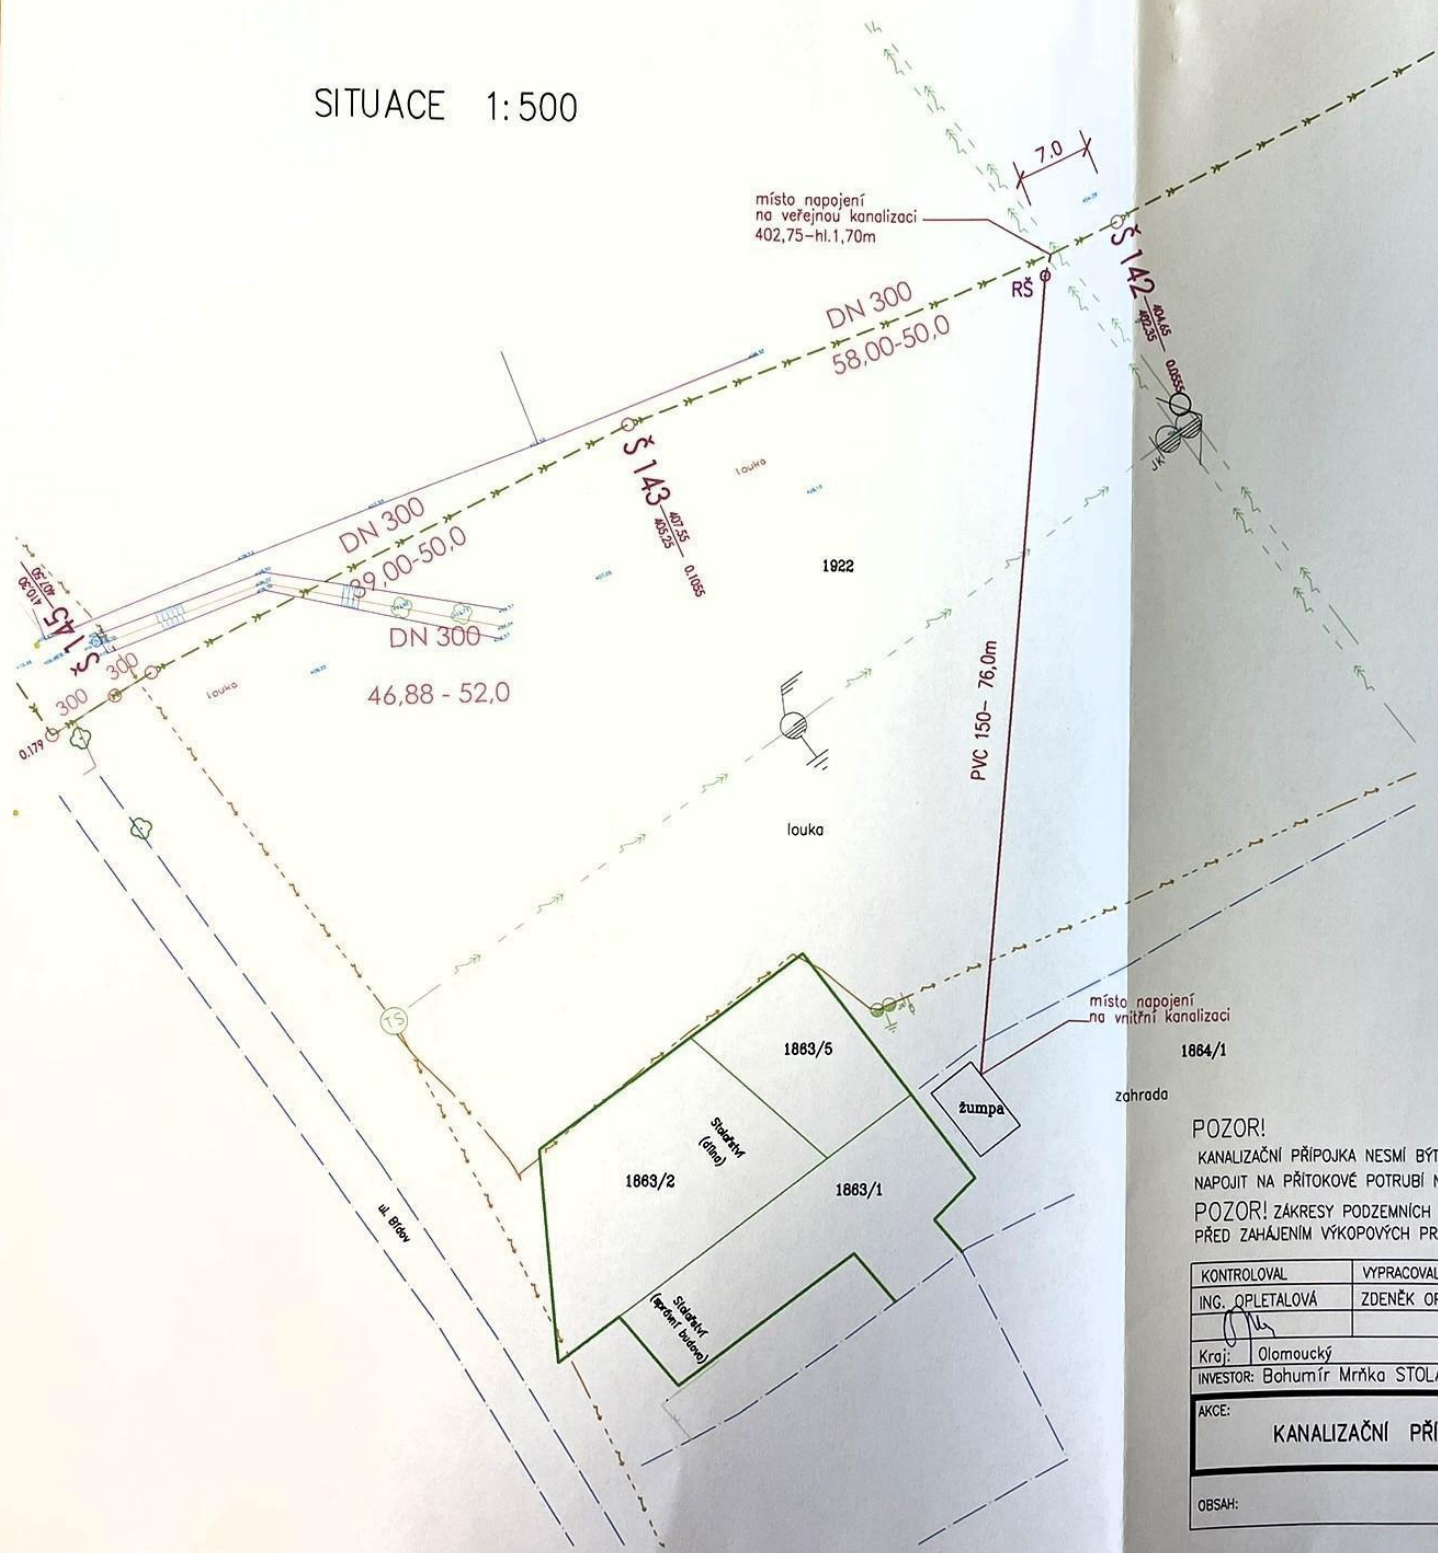

Územní souhlas č.j.:  
 STUJ 602/2011/POUP  
 ze dne 8.4.2011

č.j.:  
 602/2011/POUP  
 ze dne 8.4.2011

LEGENDA

- NAPOJOVANÁ NEMOVITOST
- STÁVAJÍCÍ STAVEBNÍ OBJEKTY
- HRANICE POZEMKŮ
- VEŘEJNÝ VODOVOD (ve správě MOVO a.s.)
- TELEFONNÍ KABEL O2 TELEFONICA
- STL PLYNOVOD( ve správě JMP a.s.)
- PODZEMNÍ VEDENÍ NN ve správě E.ON ČR,s.r.o.
- VZDUŠNÉ VEDENÍ NN ve správě E.ON ČR,s.r.o.
- STÁVAJÍCÍ DOMOVNÍ SPLAŠKOVÁ KANALIZACE
- VZDUŠNÉ VEDENÍ VN ve správě E.ON ČR,s.r.o.
- GRAVITAČNÍ JEDNOTNÁ KANALIZACE VE VÝSTAVBĚ
- VEŘEJNÁ ČÁST KANALIZAČNÍ PŘÍPOJKY, PVC KG SNB DN150,DL,2,0M (POVOLENO VE VODOPRÁVNÍM ŘÍZENÍ)
- NEVEŘEJNÁ ČÁST KANALIZAČNÍ PŘÍPOJKY, PVC KG SNB DN150,DL,76,0M
- NAVRŽENÁ REVIZNÍ (PŘÍPOJKOVÁ) ŠACHTA DN400- HL,1,70M NA p.č.1922,NEZPEVNĚNÝ PLOVCH



POZOR!

KANALIZAČNÍ PŘÍPOJKA NESMÍ BÝT NAPOJENA PŘES ŽUMPU! (viz. §18 odst.4 zákona č.274/2001 Sb)  
 NAPOJIT NA PŘÍTOKOVÉ POTRUBÍ NEBO VĚST POTRUBÍ BEZ SPOJE PŘES ZRUŠENOU ŽUMPU  
 POZOR! ZAKRESY PODZEMNÍCH INŽENÝRSKÝCH SÍTÍ NESLOUŽÍ JAKO VYTÝČOVACÍ VÝKRES.  
 PŘED ZAHÁJENÍM VÝKOPOVÝCH PRACÍ MUSÍ INVESTOR ZAJISTIT VYTÝČENÍ SPRÁVCEM SÍTÍ.



|   |                |                       |   |
|---|----------------|-----------------------|---|
| KONTROLOVAL                                       | VYPRACOVAL     | AUTORIZOVAL           | projekční kancelář<br>Ing. Zdeněk Opletal<br>Břežský vrch 695,798 52 Konice<br>IČO 42285771 |
| ING. OPLETALOVÁ                                   | ZDENĚK OPLETAL | ZDENĚK OPLETAL        |   |
| Kraj: Olomoucký                                   |                | Místo: Konice č.p.463 |   |
| INVESTOR: Bohumír Mrčka STOLÁŘSTVÍ, [redacted]    |                |                       | ZAKÁZKOVÉ ČÍSLO Ko-12/2010  |
| AKCE: KANALIZAČNÍ PŘÍPOJKA OBJEKTU č.p.463 KONICE |                |                       | DATUM: 11/2010  |
|   |                |                       | STUPEŇ: DŮS   |
|   |                |                       | MĚŘÍTKO: 1:500  |
| OBSAH: SITUACE STAVBY                             |                |                       | VÝKRES ČÍSLO: 100 ČÁST:   |



**STÁVAJÍCÍ SÍŤ:**

- NN NADZEMNÍ
- NN PODZEMNÍ
- VN NADZEMNÍ
- OCHRANNÉ PÁSMO
- VODOVOD
- STÁVAJÍCÍ PLYNOVOD
- STÁVAJÍCÍ VEDENÍ – TELECOM
- STÁVAJÍCÍ JEDNOTNÁ OBECNÍ KANALIZACE

ÚZEMNÍ SOUHLAS C. J.:  
 STU 1286/2011/PdP  
 ze dne 25.10.2011

**NOVÉ PŘÍPOJKY:**

- NOVÁ VODOVODNÍ PŘÍPOJKA

**POZNÁMKY:**

NOVÁ PŘÍPOJKA BUDE NAPOJENA NA STÁVAJÍCÍ VNITROZÁVODNÍ ROZVODY.



|                                       |                          |                          |
|---------------------------------------|--------------------------|--------------------------|
| ZODPOVĚDNÝ PROJEKTANT: ---            | FORMÁT: <b>ZxM</b>       |                          |
| VYPRACOVAL: <b>ING. VLADIMÍR HIRT</b> | ARCH. ČÍSLO: ---         |                          |
| KONTROLOVAL: <b>ING. JIŘÍ ŽENŠEK</b>  | DATUM: <b>ŘÍJEN 2011</b> |                          |
| OBSAH:                                |                          |                          |
| <b>SITUACE</b>                        |                          | MĚŘÍTKO:<br><b>1:500</b> |
|                                       |                          | KÓTOVÁNÍ:<br>---         |
|                                       |                          | Č. VÝKR.:<br>---         |
|                                       |                          | REVIZE:<br>---           |

|   |   |                           |                |
|---|---|---------------------------|----------------|
| AKCE:<br><b>VODOVODNÍ PŘÍPOJKA PRO VÝROBNÍ AREÁL – MRŇKA a.s.</b> |   |                           |                |
| INVESTOR: <b>MRŇKA a.s.</b>                                       | MÍSTO: <b>KONICE</b>                      | ČÍSLO ZAKAZKY: <b>666</b> | PÁŘE: <b>1</b> |
| HLAVNÍ INŽENÝR PROJEKTU: <b>ING. JIŘÍ ŽENŠEK</b>                  | STUPEŇ: <b>PROJEKT PRO ÚZEMNÍ SOUHLAS</b> |                           |                |